


SITUACE KOORDINAČNÍ

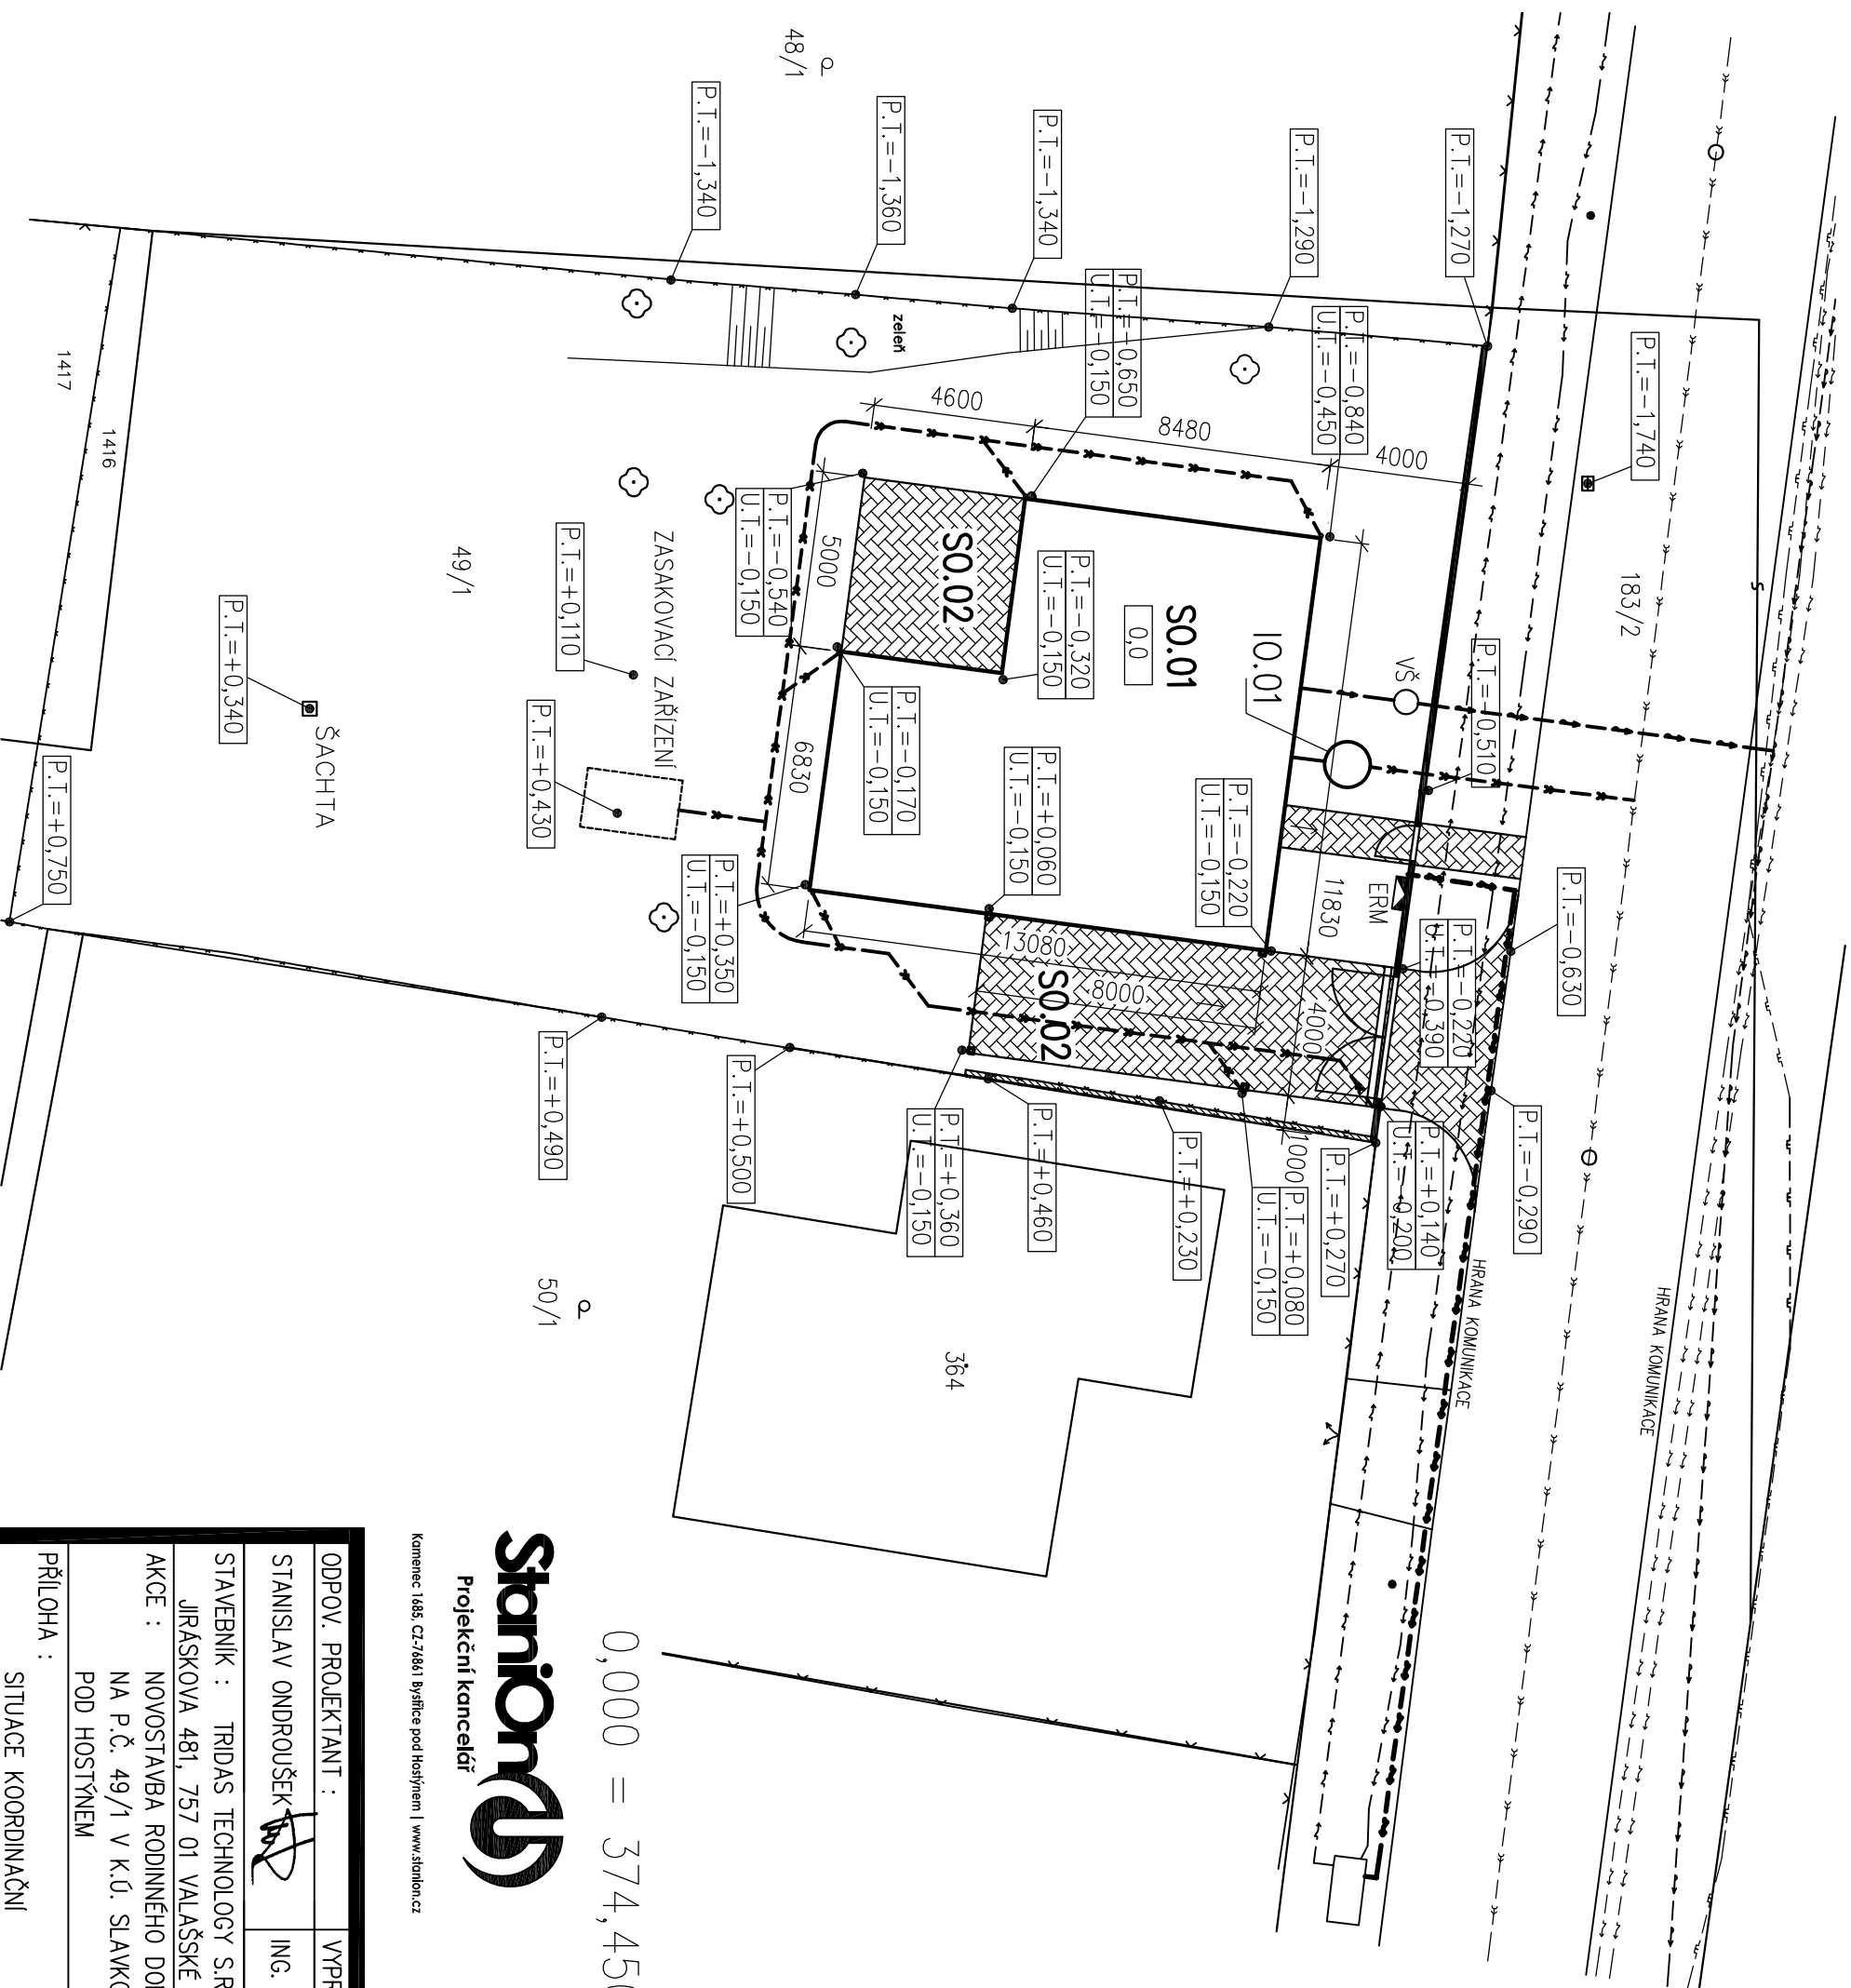

LEGENDA

- SO.01 NOVOSTAVBA RODINNÉHO DOMU
- SO.02 ZPEVNĚNÉ PLOCHY
- IO.01 DOMOVNÍ ČISTÍRNA ODPADNÍCH VOD
- — — — — NAVRŽENÁ SPLAŠKOVÁ KANALIZACE
- — — — — NAVRŽENÁ DEŠŤOVÁ KANALIZACE
- — — — — NAVRŽENÝ VODOVOD
- — — — — NAVRŽENÉ ELEKTRICKÉ VEDENÍ
- — — — — NAVRŽENÉ ZDĚNÉ OPLOCENÍ
- ▬▬▬▬▬▬▬ OPĚRNÁ ZĚŤ



ZPEVNĚNÉ PLOCHY (ZAMKOVÁ DLAŽBA)



STÁVAJÍCÍ STROMY


LEGENDA STÁVAJÍCÍCH INŽENÝRSKÝCH SÍTÍ

- — — — — VĚŘEJNÁ SPLAŠKOVÁ KANALIZACE
- — — — — VĚŘEJNÝ VODOVOD
- — — — — ELEKTRICKÉ VEDENÍ
- — — — — VĚŘEJNÝ PLYNOVOD
- — — — — STÁVAJÍCÍ DRÁTĚNÉ OPLOCENÍ

POZNÁMKA

VODOMĚRNÁ SESTAVA S VODOMĚREM A HLAVNÍM UZÁVĚREM VODY BUDE UMÍSTĚNA VE VODOMĚRNÉ ŠACHTĚ ELEKTROMĚRNÁ SKŘIŇ BUDE UMÍSTĚNA NA HRANCI POZEMKU V KONSTRUKCI PLOTU

0,000 = 374,450 m n.m. B.p.v.

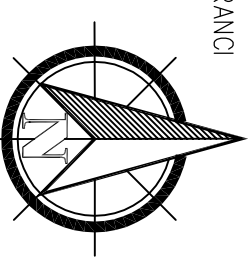

Stanion
Projektční kancelář

Stanislav Ondroušek
Autorizovaný stavitel ČKAř - 1201496

Komence 1685, CZ/76861 Bysčice pod Hostýnem | www.stanion.cz

Telefon +420 573 333 123
Mobil +420 773 690 977
E-mail projekt@stanion.cz

ODPOV. PROJEKTANT :	VYPRACOVAL :	PARĚ :	Stanion Projektční kancelář
STANISLAV ONDROUŠEK	ING. PETRA KADLČIKOVÁ		
STAVEBNÍK : TRIDAS TECHNOLOGY S.R.O., JIRÁSKOVA 481, 757 01 VALAŠSKÉ MEZIŘÍČÍ	PARCELA: 49/1	ČKAIT : 1201496	FORMÁT: 2x44
AKCE : NOVOSTAVBA RODINNÉHO DOMU NA P.Č. 49/1 V K.Ú. SLAVKOV POD HOSTÝNEM	MÍSTO : SLAVKOV P.H.	Č.ZAK: 11.X.100	P.VÝKRES: C.2
		STUPEŇ: DSP	
PŘÍLOHA : SITUACE KOORDINAČNÍ		OBJEKT: SO.01	MĚŘÍTKO: 1:200